

MAPA DO CELÓW PROJEKTOWYCH
SKALA 1:500
Obiekt: Gdańsk - ul. BLUSZCZOWA

Identyfikator i nazwa jednostki ewidencyjnej: 2261011
Identyfikator i nazwa obiektu ewidencyjnego: 11310133
Nr sekcji: 6.220.26.07.4.4: 6.220.26.07.4.2: 6.220.26.08.3.3: 6.220.26.08.3.1
ID: WG-III.6640.1.3702.2020

Układ współrzędnych prostokątnych płaskich: 2000 strefa 6
Geodezyjny układ odniesienia: Kransztadt 86 bis

podmiot wykonujący prace:
Przedsiębiorstwo Geodezyjne "ASTRA" sp. z o.o.
81-509 GDYNIA, ul. POLSKOWA 7D/39
NIP 554-95-59-359 REGON 142575078

sporządził:
GEODETA uprawniony
Miroslaw Piotrowski upr. M.G.P. I Brn 12894 - zakres 1/2

LEGENDA:

--- Oznaczenie granicy obszaru, który był przedmiotem aktualizacji
--- Obiekty nieobjęte katalogiem obiektów baz danych

Służebności gruntowych nie badano.

Gdańsk, dnia: 2020.10.27

Signed by / Podpisano przez:


Miroslaw Piotrowski
Przedsiębiorstwo Geodezyjne
ASTRA Sp. z o.o.

Date / Data: 2020-11-16 19:23



Plik zawiera dane (jeżeli istnieją) z bazy RKSPUT Gdańsk według stanu na dzień 2020.10.27.

Poświadczam, że niniejszy dokument został opracowany w wyniku prac geodezyjnych i kartograficznych, których rezultaty zawiera operat techniczny pozytywnie zweryfikowany. Jednocześnie informuję, że jestem świadomy odpowiedzialności karnej za złożenie fałszywego oświadczenia.	
Identyfikator zgłoszenia prac geodezyjnych	WG-III.6640.1.3702.2020
Organ służby geodezyjnej, który otrzymał zgłoszenie	PREZYSTENT MIASTA GDAŃSKA
Wykonawca prac geodezyjnych	PRZEDSIĘBIORSTWO GEODEZYJNE ASTRA Sp. z o.o.
Nr oraz data sporządzenia dokumentu zawierającego wynik pozytywnej weryfikacji	Protokół Weryfikacji Nr WG-III.6640.1.3702.2020, 18225 z dnia 2020.11.10
Imię i nazwisko oraz nr uprawnień zawodowych kierownika prac	Geodeta Miroslaw Piotrowski Nr uprawnień 12894

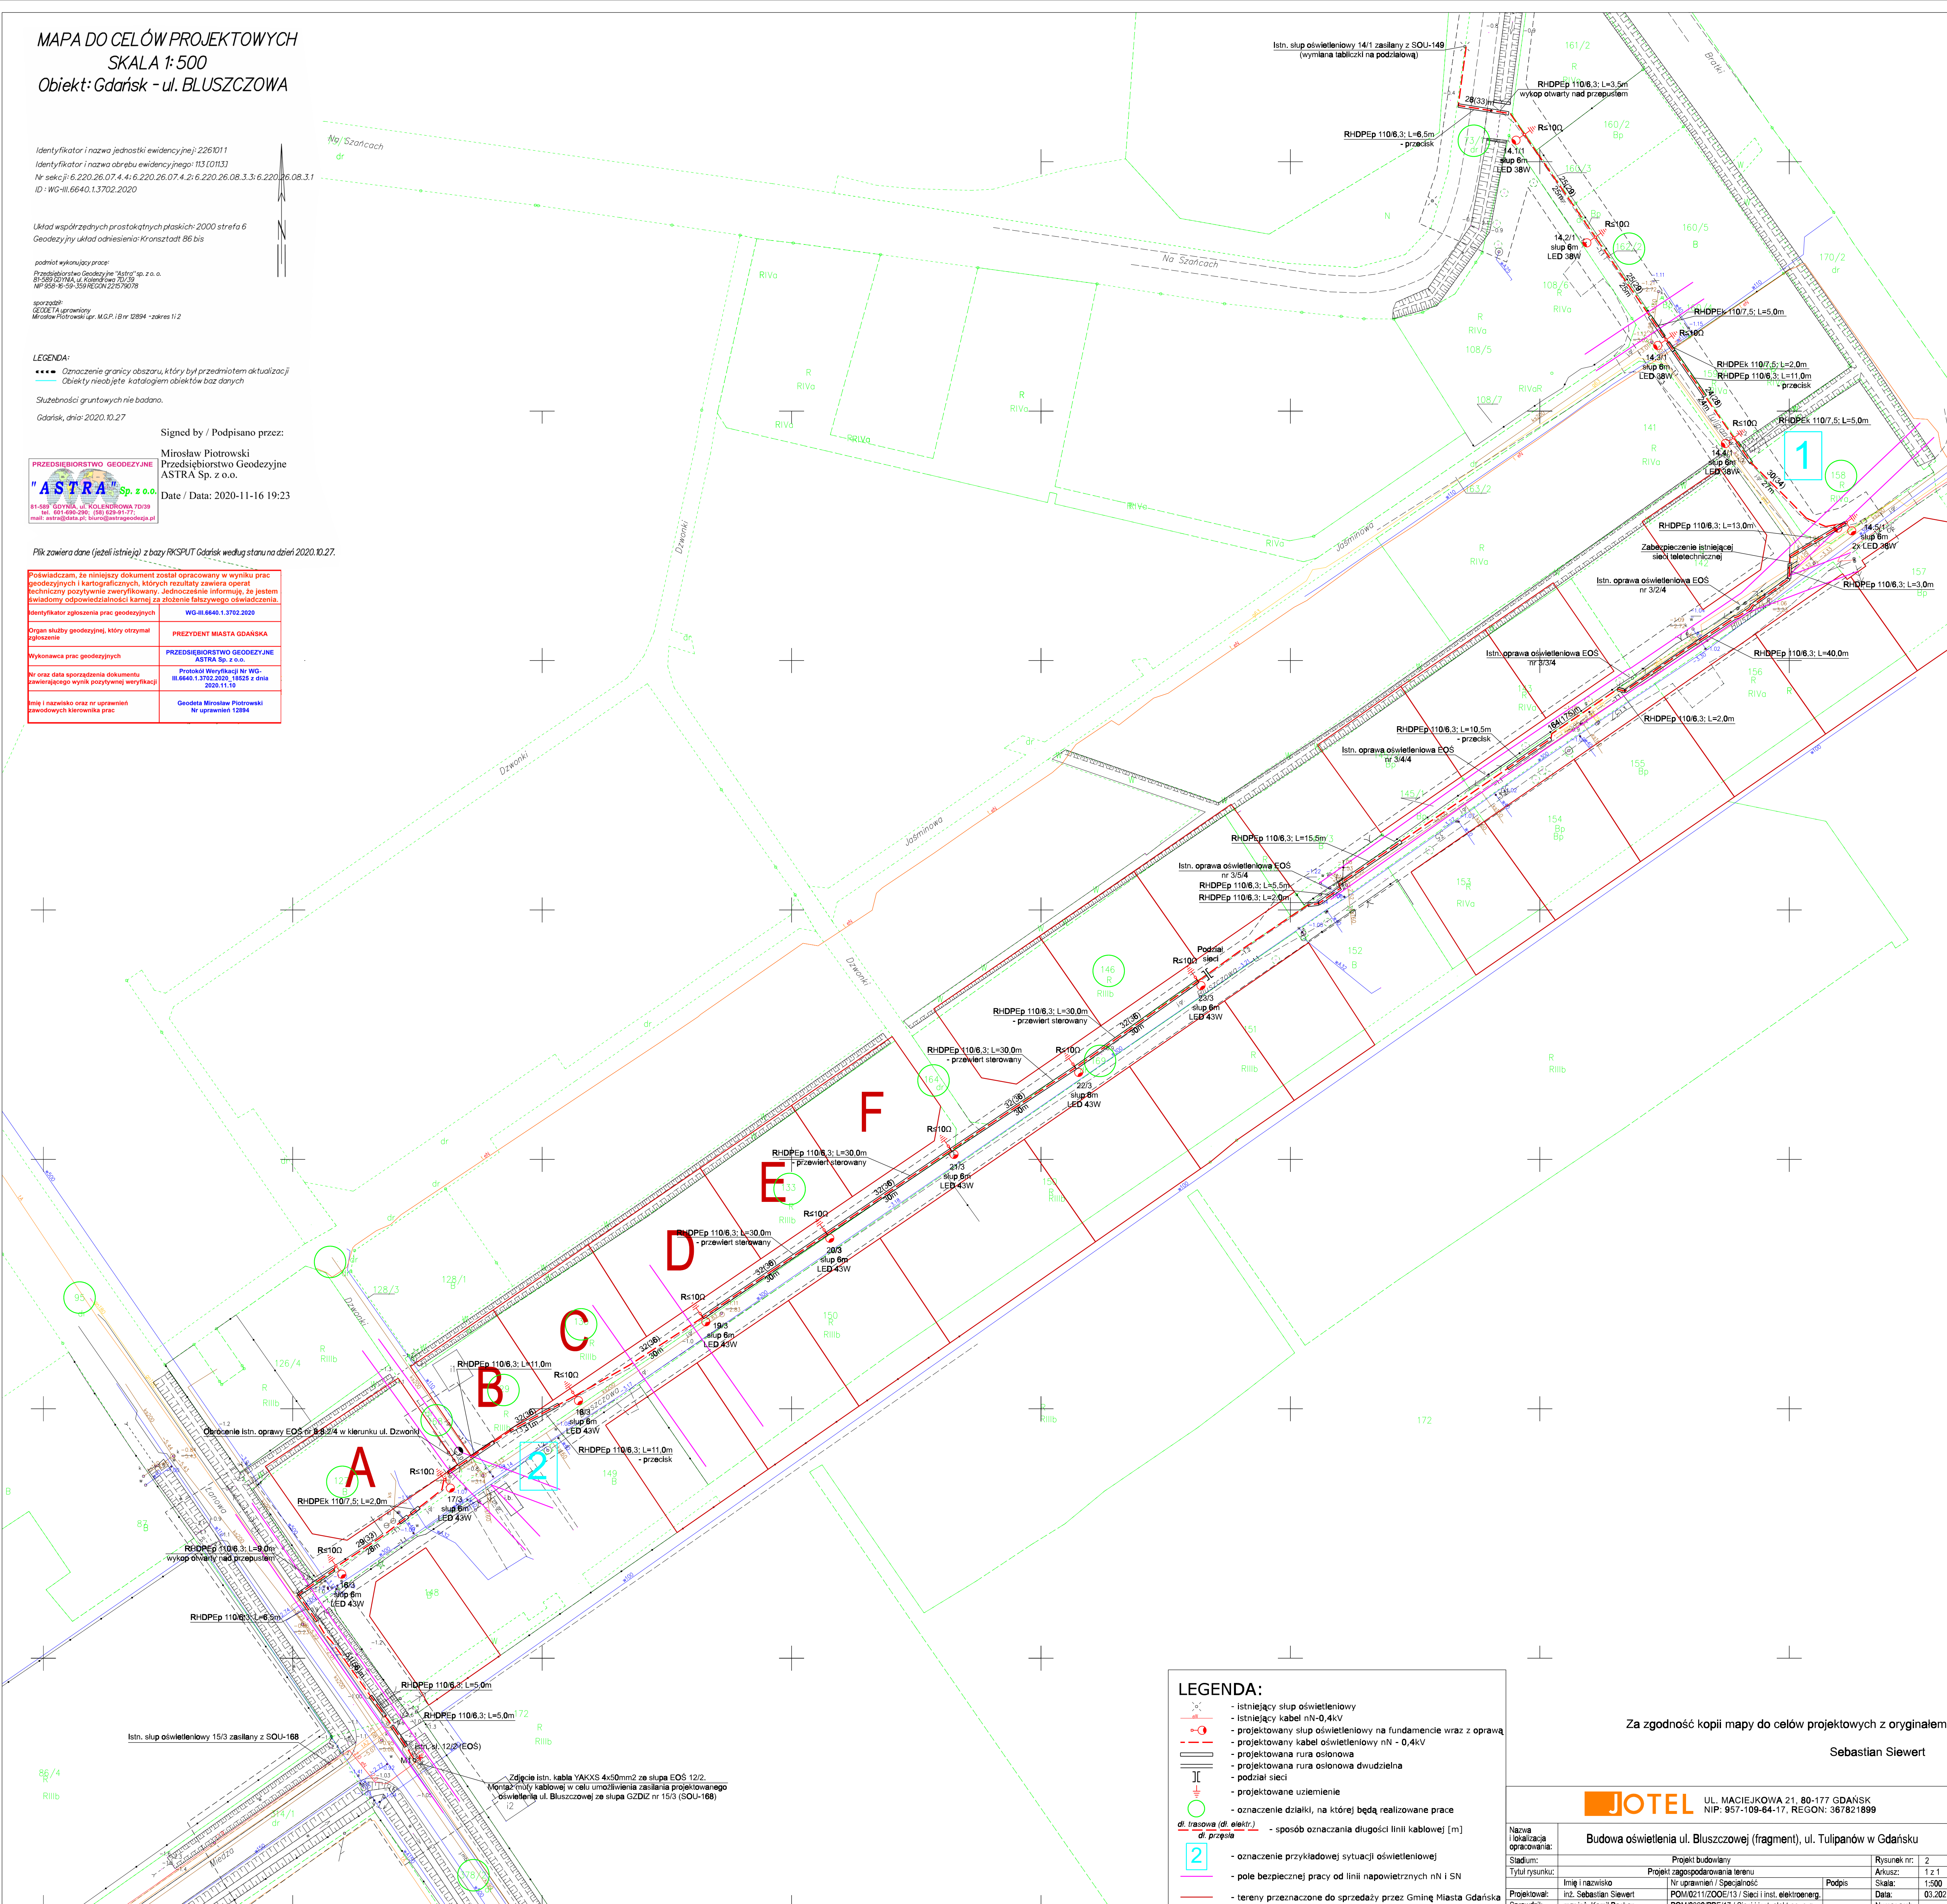


LEGENDA:

- istniejący słup oświetleniowy
- istniejący kabel nN-0,4kV
- projektowany słup oświetleniowy na fundamentie wraz z oprawą
- projektowany kabel oświetleniowy nN - 0,4kV
- projektowana rura osłonowa
- projektowana rura osłonowa dwudzielna
- podział sieci
- projektowane uziemienie
- oznaczenie działki, na której będą realizowane prace
- sposób oznaczania długości linii kablowej [m]
- oznaczenie przykładowej sytuacji oświetleniowej
- pole bezpiecznej pracy od linii napowietrznych nN i SN
- tereny przeznaczone do sprzedaży przez Gminę Miasta Gdańska

Za zgodność kopii mapy do celów projektowych z oryginałem

Sebastian Siwert

 JOTEL		UL. MACIEJKOWA 21, 80-177 GDAŃSK NIP: 957-109-64-17, REGON: 367821899	
Nazwa i lokalizacja opracowania:	Budowa oświetlenia ul. Bluszczowej (fragment), ul. Tulipanów w Gdańsku		
Stadium:	Projekt budowlany	Rysunek nr:	2
Tytuł rysunku:	Projekt zagospodarowania terenu	Aktusz:	1 z 1
Projektował:	Imię i nazwisko inż. Sebastian Siwert	Nr uprawnień / Specjalność POM0211ZOOE/13 / Sieci i inst. elektroenerg.	Podpis Data: 03.2021
Sprawił:	mgr inż. Kamil Bachan	POM0320PBE/17 / Sieci i inst. elektroenerg.	Numer arch.: -