

istn. HP 25

budynek sanitarno -
szatniowy o pow. 85m²
garaż 3-stanowiska
dla sam. osobowych
pow. 40m²

TEMAT:	"dbprojekt" Pracownia Projektowa Dariusz Brożek 80-176 Gdańsk, ul. Sympatyczna 12/6, tel. 504-91-90-12, e-mail: daniuszbrozek@wp.pl
INWESTOR:	Projekt przebudowy instalacji hydrantowej w budynku Szkoły Podstawowej nr 43 w Gdańsku przy ul. Beethovena 20
LOKALIZACJA:	Dyrekcja Rozbudowy Miasta Gdańska ul. Zagłowa 11 80 - 560 Gdańsk / tel. 58-320-51-00 / 80-171 Gdańsk, ul. Beethovena 20, działka nr 63/2, obr. 065
ASF. BRANŻA:	SANITARNIA
RYSUNEK:	PLAN SYTUACYJNY
PROJEKTANT:	mgr inż. Jerzy Hoppe ul. pociągowa 24/10/Gd/86 (zł. specjalności instalacyjno - inżynierskiej)
SPRAWDZĄCY:	mgr inż. Piotr Kępczyński ul. pociągowa 134/Gd/2002 (zł. specjalności sieci, instal. i urządzeń wod.-kan., ciepł., went., gazowej)
Nr rys.	1
Data:	06.2020r.
Skala:	1:500

zadanie
projektowana instalacja
w.h. instalacja wody hydrantowej

SZKOŁA PODSTAWOWA NR 43
ul. Beethovena 20

PREZYDENT MIASTA GDAŃSKA
ul. Nowe Ogrody 8/12
80-803 Gdańsk

KOPIA MAPY ZASADNICZEJ
do celów informacyjnych

Gmina, Miasto Gdańsk
Obr.: 65

Numer zlecenia: WG-ZL 6642.1099.2020
Nr sekcji: 6.221.26.21.1

Wyk.: Przemysław Jujka
Wydruk mapy wykonano dnia: 2020.04.24

Ludwika Beethovena


244/55

u2
146

+

244/54


360

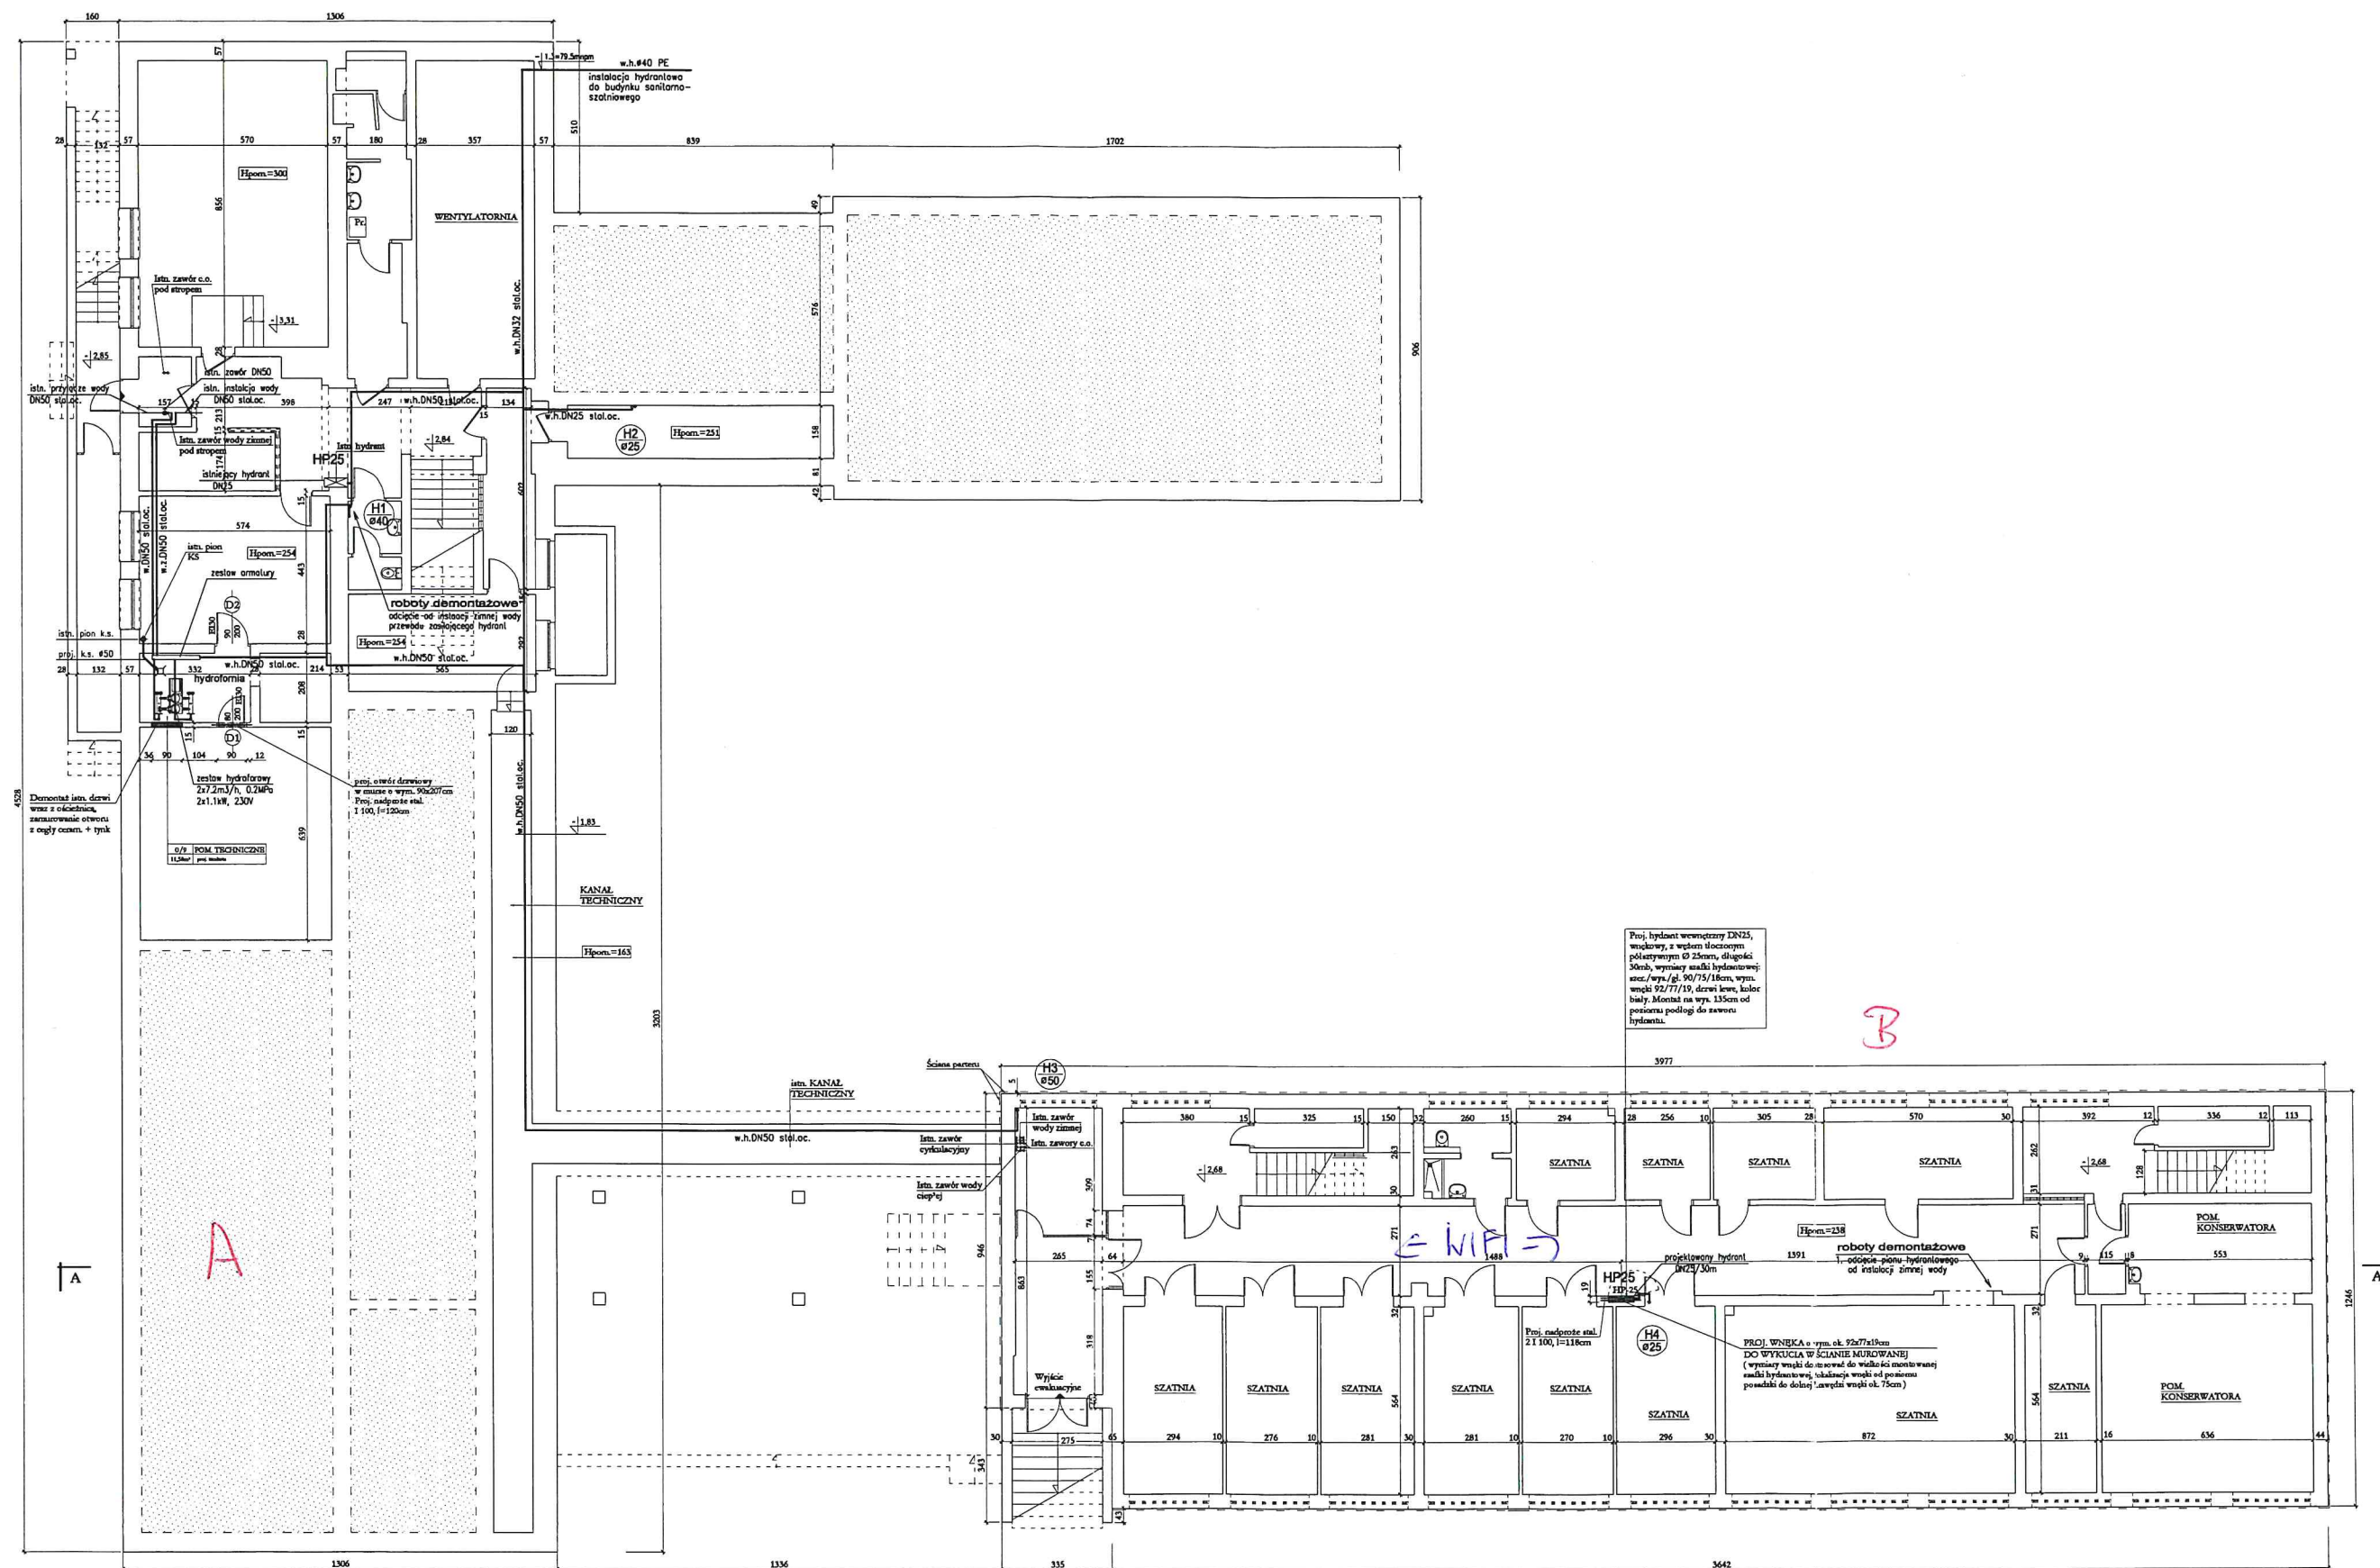


RZUT PIWNIC 1 : 100

"dbprojekt" Pracownia Projektowa Dariusz Brożek 80-176 Gdańsk, ul. Sympatyczna 12/6, tel. 504-91-90-12, e-mail: dariuszbrozek@wp.pl	
TEMAT:	Projekt przebudowy instalacji hydraulicznej w Szkole Podstawowej nr 43 w Gdańsku, przy ul. Beethovena 20.
INWESTOR:	Dyrekcja Rozbudowy Miasta Gdańska ul. Zagłowa 11 80-560 Gdańsk / tel. 58-320-51-00 /
LOKALIZACJA:	80-171 Gdańsk, ul. Beethovena 20, działka nr 65/2, obr. 065
BRANŻA:	SANITARNA
RYSunek:	RZUT PIWNICY
OPRACOWAŁ:	mgr inż. Jacek Kłopot upr. proj. nr 2470/Cd/06 (w specjalności instalacyjnej)
SPRAWDZIŁ:	mgr inż. Piotr Kąkol upr. proj. nr 154/Gd/2002 (w specjalności instalacyjnej)
	Nr op. 5/2 Data: 06.2020r. Skala: 1:100

Przedszkole + przedszkole

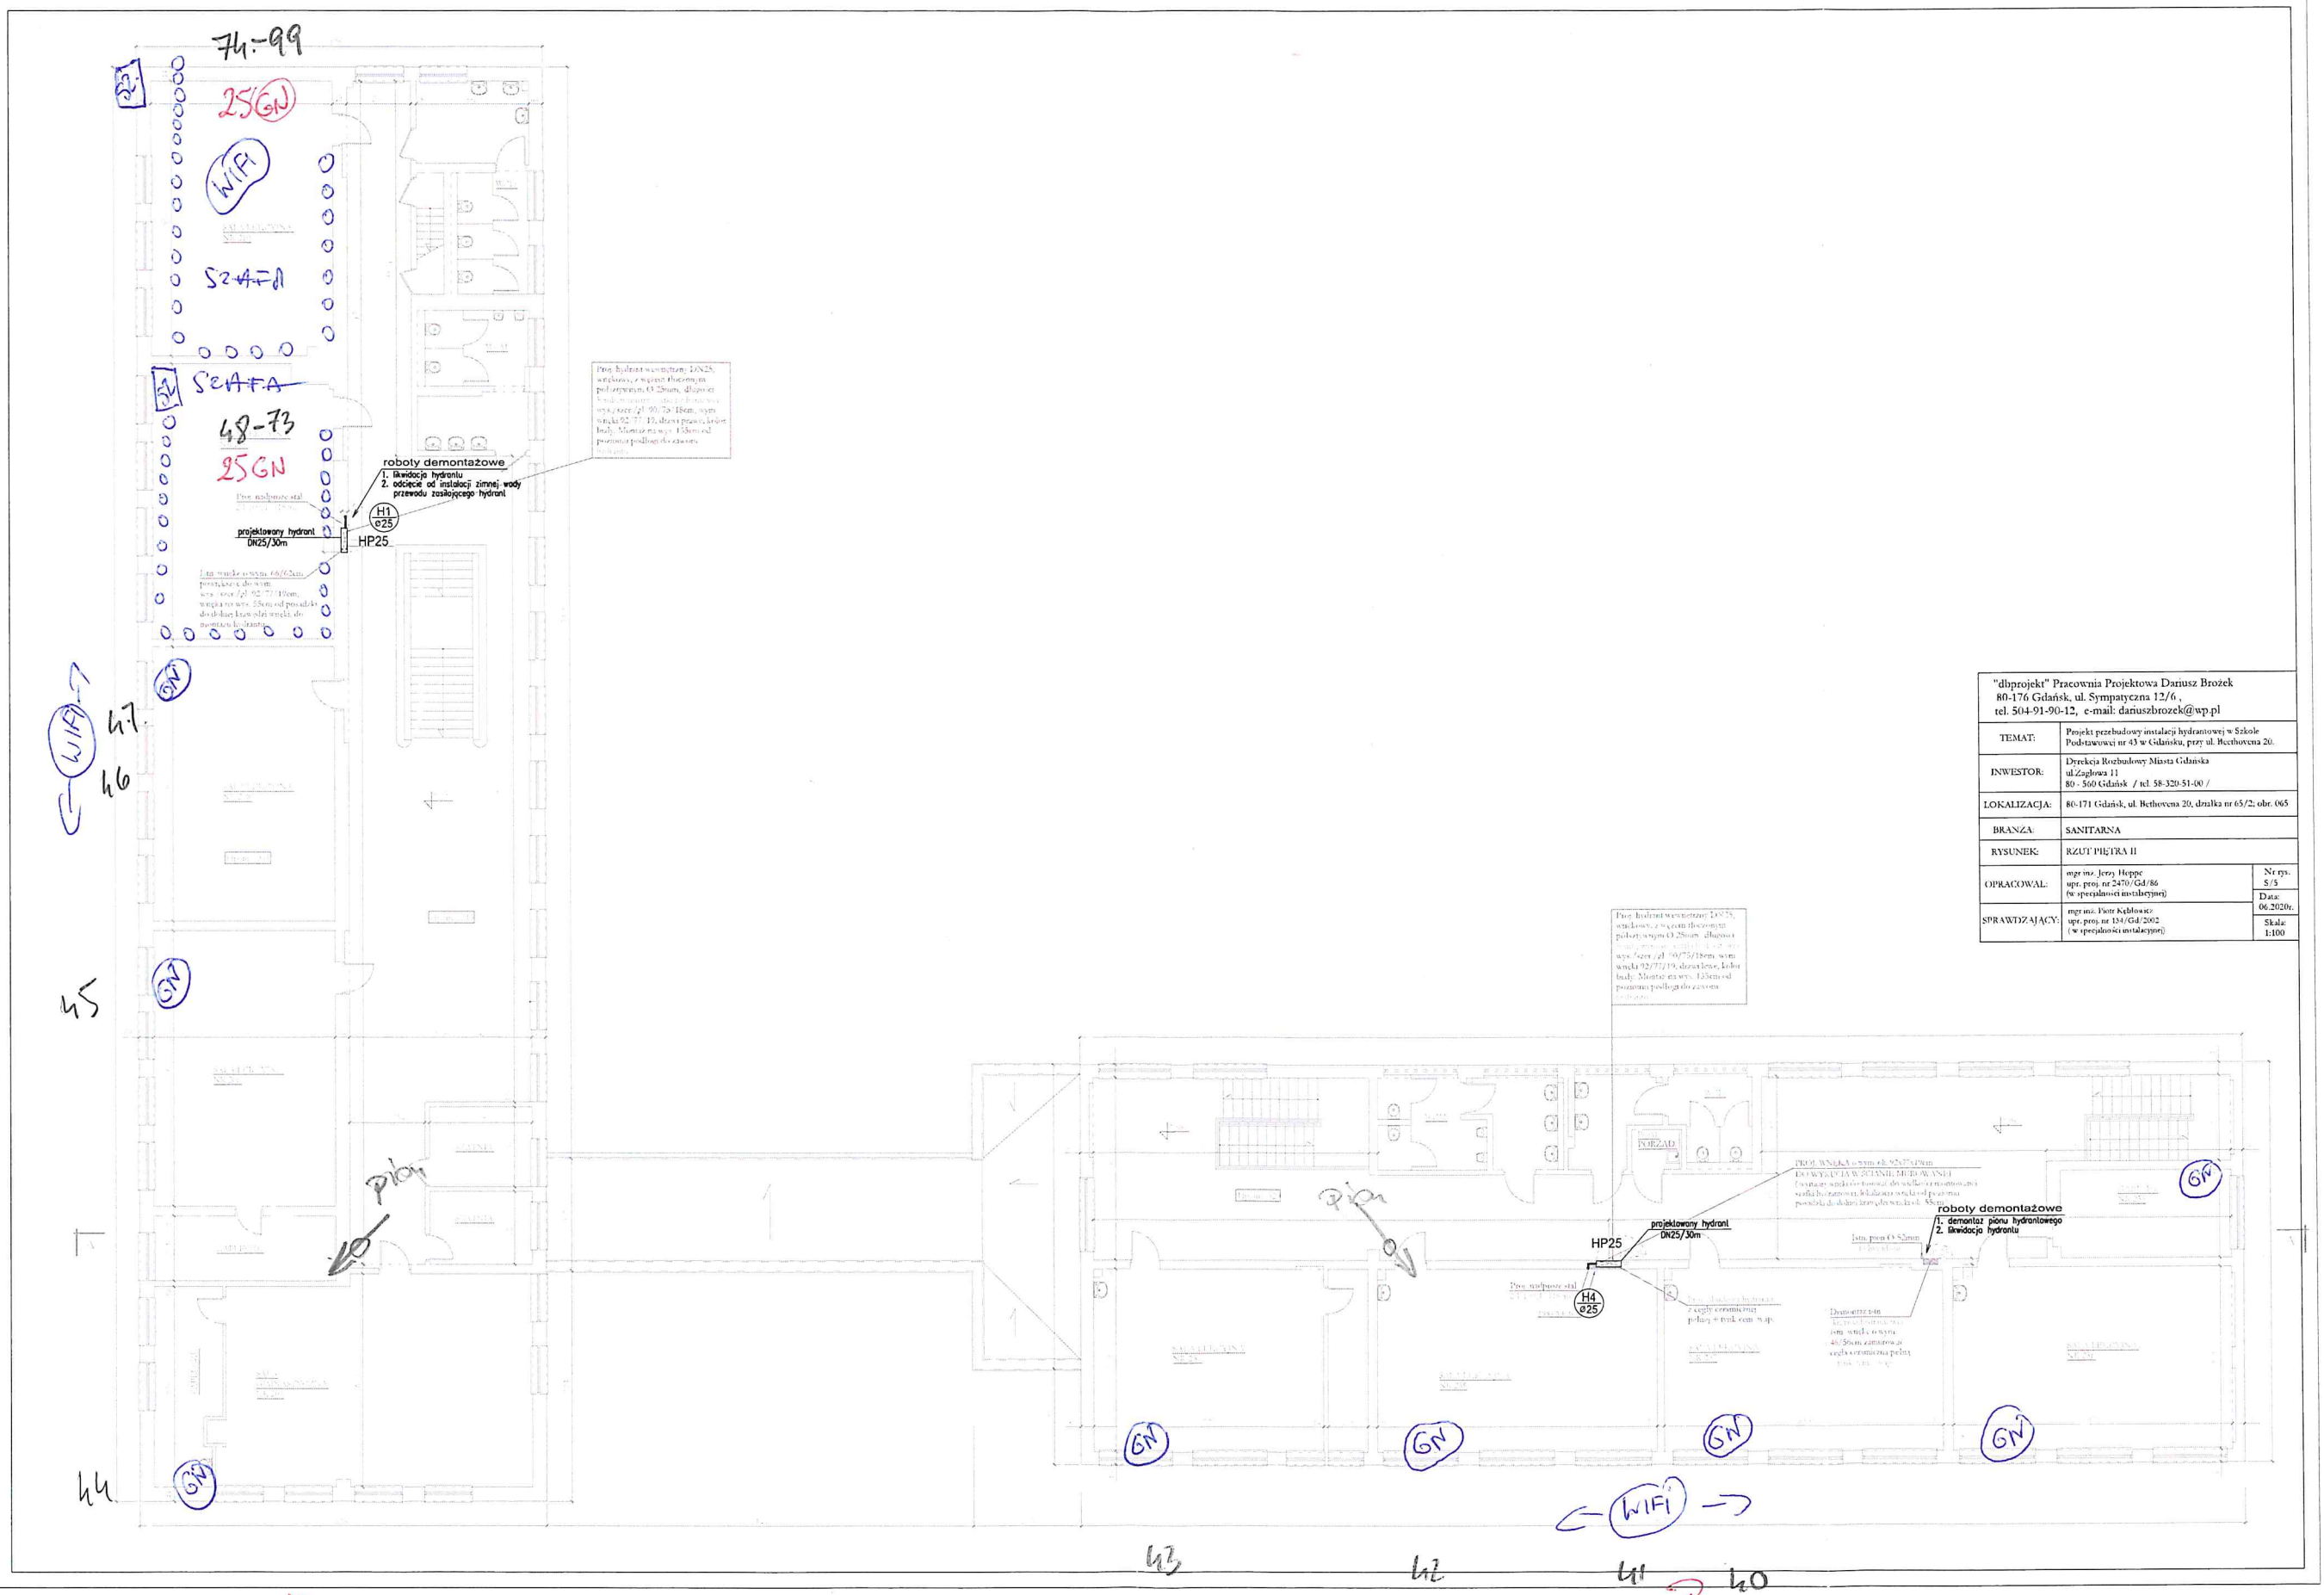

"doprojekt" Pracownia Projektowa Dariusz Brożek 80-176 Gdańsk, ul. Sympatoryczna 12/6, tel. 504-91-90-12, e-mail: dariuszbrozek@wp.pl			
TEMAT:	Projekt przebudowy instalacji hydraulicznej w Szkole Podstawowej nr 43 w Gdańsku, przy ul. Rechyńskiego 20.		
INWESTOR:	Dyrekcja Rozbudowy Miasta Gdańska ul. Zagłowa 11 80-560 Gdańsk / tel. 58-320-51-00 /		
LOKALIZACJA:	80-171 Gdańsk, ul. Rechyńskiego 20, działka nr 65/2, obr. 065		
BRANŻA:	SANITARNA		
RYSUNEK:	RZUT PIĘTRA II		
OPRACOWAŁ:	mgr inż. Jerzy Hupce upr. proj. nr 2430/Gd/86 (w specjalności instalacyjnej)	Nr rys. 5/5	Data: 06.2020r. Skala: 1:100
SPRAWDZIŁ:	mgr inż. Piotr Kędzior upr. proj. nr 134/Gd/2002 (w specjalności instalacyjnej)		

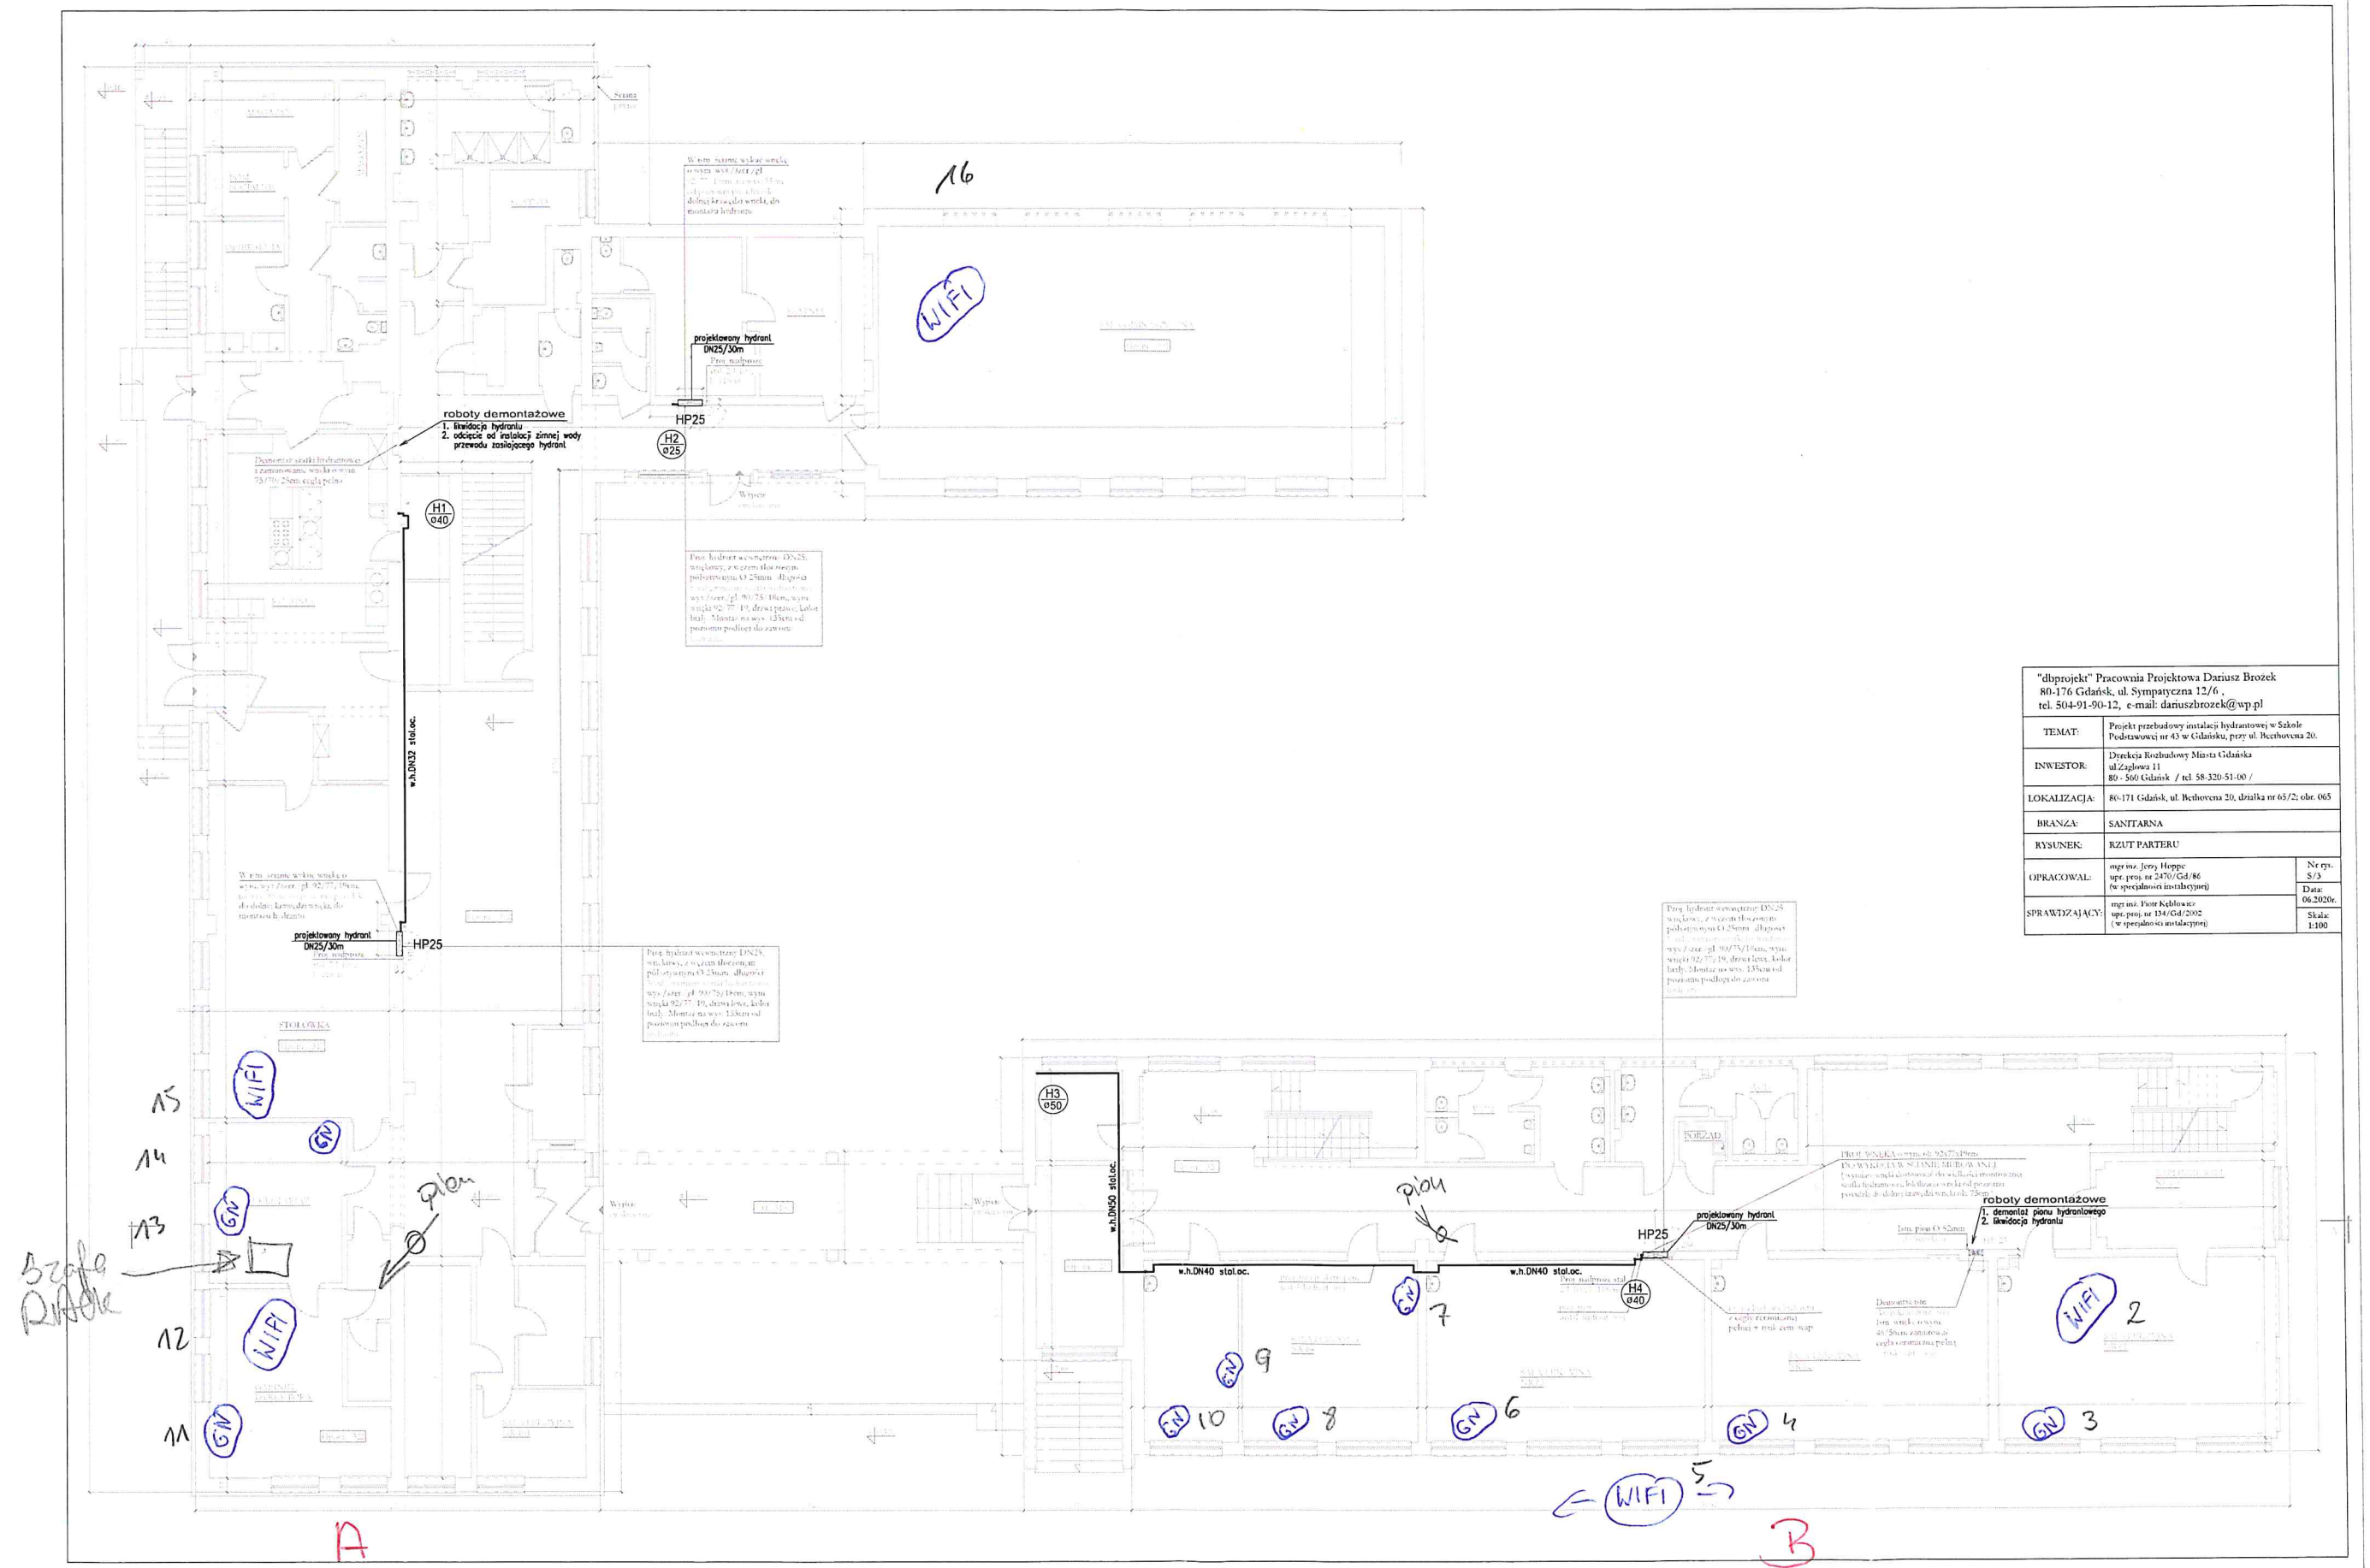

36,37

35

34

33

WIFI

32

WIFI

31

SALA
MULTIMEDIA
n. 10

28,29,30

27

GN

26

Pion

WIFI

Prac. hydrant w osłonie LONZA, węglowej, z wężem tłocznym polioetylenowym Ø 25mm, długość 10m, kolor czarny, wystr. (pl. 60-75-18cm, wystr. węzła 02-77-13), dozw. prędk. 1,5m/s, Montaż na wys. 1,35m od poziomu podłogi do zaworu.

roboty demontażowe
1. likwidacja hydrantu
2. odcięcie od instalacji zimnej wody przewodu zasłaniającego hydrant

Prac. naładowanie stałe Ø 25mm, długość 10m, kolor czarny, wystr. (pl. 60-75-18cm, wystr. węzła 02-77-13), dozw. prędk. 1,5m/s, Montaż na wys. 1,35m od poziomu podłogi do zaworu.

Prac. węzeł węzła 02-77-13, dozw. prędk. 1,5m/s, Montaż na wys. 1,35m od poziomu podłogi do zaworu.

Prac. hydrant w osłonie LONZA, węglowej, z wężem tłocznym polioetylenowym Ø 25mm, długość 10m, kolor czarny, wystr. (pl. 60-75-18cm, wystr. węzła 02-77-13), dozw. prędk. 1,5m/s, Montaż na wys. 1,35m od poziomu podłogi do zaworu.

Prac. węzeł węzła 02-77-13, dozw. prędk. 1,5m/s, Montaż na wys. 1,35m od poziomu podłogi do zaworu.

roboty demontażowe
1. likwidacja hydrantu
2. odcięcie od instalacji zimnej wody przewodu zasłaniającego hydrant

Redyng

25 24 23 22 21

20

WIFI

19

18

17

"dbprojekt" Pracownia Projektowa Dariusz Brożek 80-176 Gdańsk, ul. Sympatyczna 12/6, tel. 504-91-90-12, e-mail: danuszbrozek@wp.pl			
TEMAT:	Projekt przebudowy instalacji hydrantowej w Szkole Podstawowej nr 43 w Gdańsku, przy ul. Rezerwowa 20.		
INWESTOR:	Dyrekcja Rozbudowy Miasta Gdańska ul. Zagłowa 11 80-500 Gdańsk / tel. 58-320-51-00 /		
LOKALIZACJA:	80-171 Gdańsk, ul. Rezerwowa 20, działka nr 65/2, obr. 065		
BRANŻA:	SANITARNA		
RYSUJEK:	RZUT PIĘTRA I		
OPRACOWAŁ:	mgr inż. Jerzy Hoppe upr. proj. nr 2470/Gd/86 (w specjalności instalacyjnej)	Nr rys. S/4	Data: 06.2020r.
SPRAWDZIŁ:	mgr inż. Piotr Kubiś upr. proj. nr 134/Gd/2002 (w specjalności instalacyjnej)	Skala: 1:100	